


VYTYČENÍ BODŮ  
OSY PŘÍPOJKY


BOD	osa X (m)	osa Y (m)
Z1	801 128,77	1008 044,42
L1	128,52	047,96
L2	130,51	048,10
K1	130,36	050,17

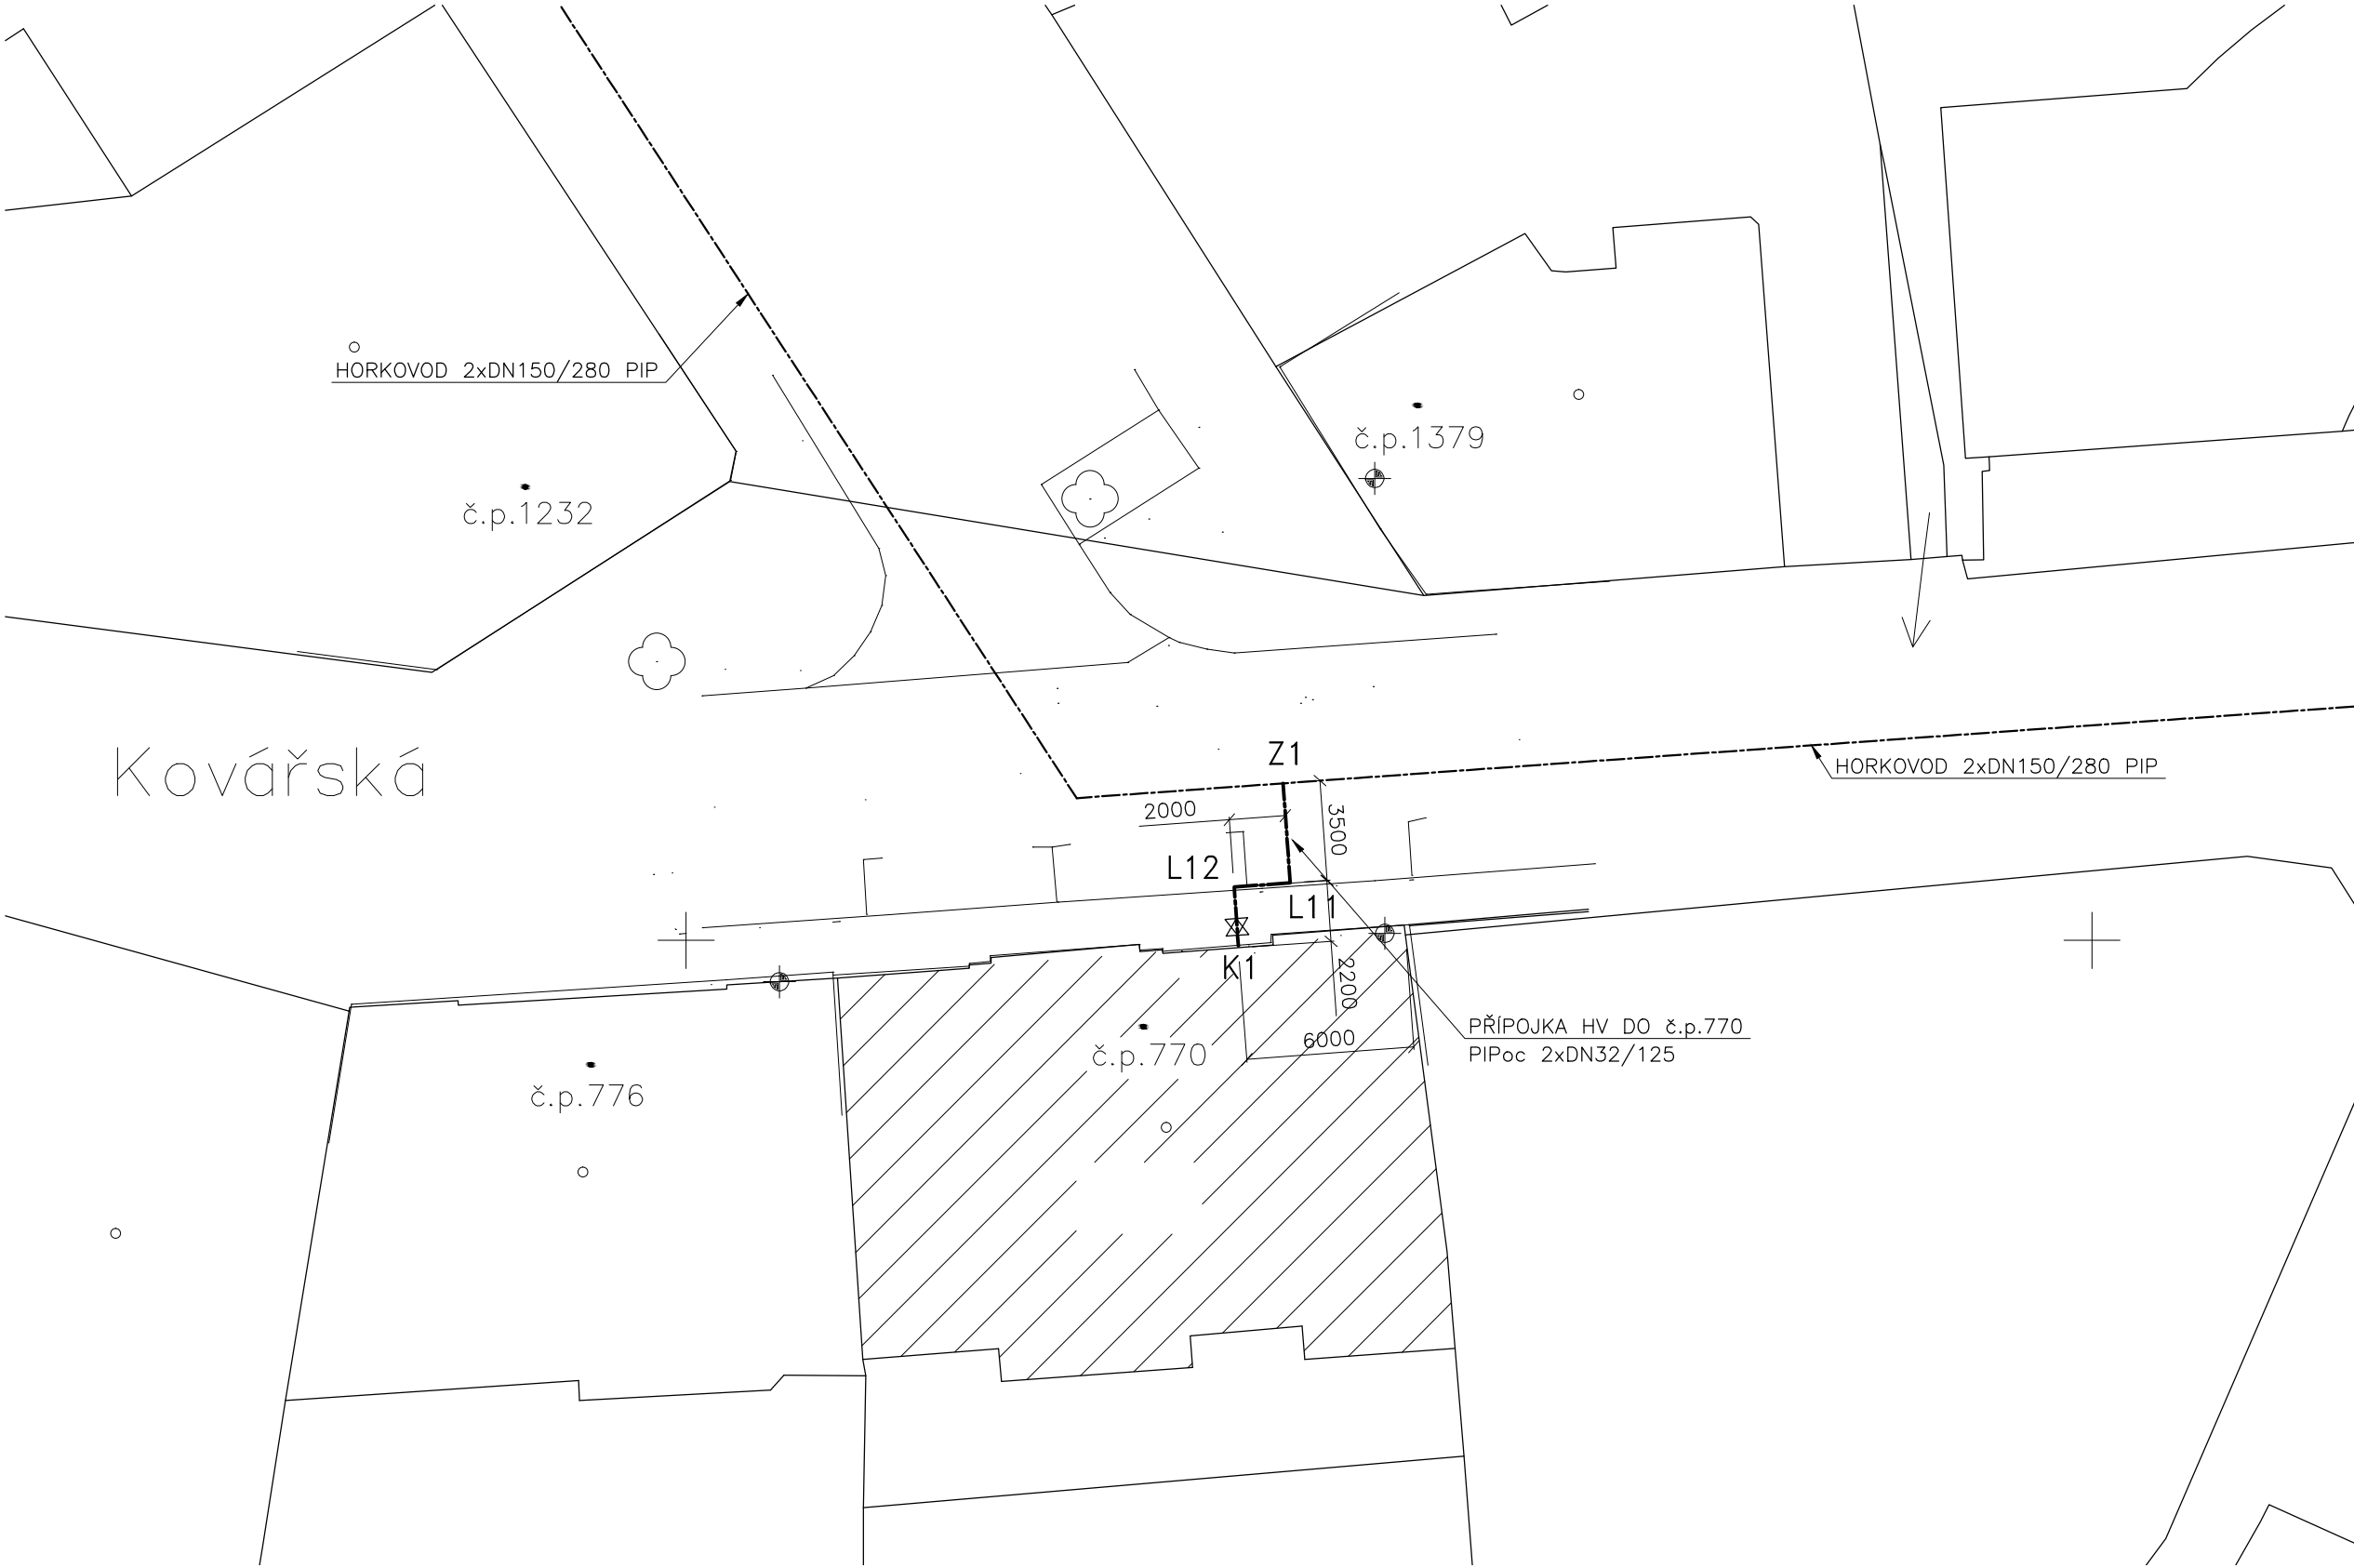

LEGENDA HORKOVODU

----- OSA HORKOVODU—STÁVAJÍCÍ TRASA  
- - - - - OSA PŘÍPOJKY HORKOVODU—NOVÁ

GEODETICKÉ ÚDAJE TRASY A KÔTY ODSTUPŮ STAVEB

ZODP.PROJEKTANT:	Ing. Petr Marek	<div> CZ Teplo s.r.o. Praha 4, Ledařská 433/9</div>	
VYPRACOVAL:	Vladimír Vandrovec		
NÁZEV STAVBY:	Připojení nových odběratelů v Žatci, I.etapa (2022)		
MÍSTO STAVBY:	Žatec		
OBJ.:	Přípojka HV pro BD Kovářská č.p.770	STUPEŇ: DUR	DATUM: ÚNOR 2023
NÁZEV VÝKRESU:	SITUACE—celková	MĚŘÍTKO: 1:250	Č.VÝKR.: 491/22.1.C-02
		Č.ZAK.: 491/22	