


VYTYČENÍ BODŮ
OSY PŘÍPOJKY


BOD	osa X (m)	osa Y (m)
Z3	801 467,65	1007 686,00
K3	466,10	680,16

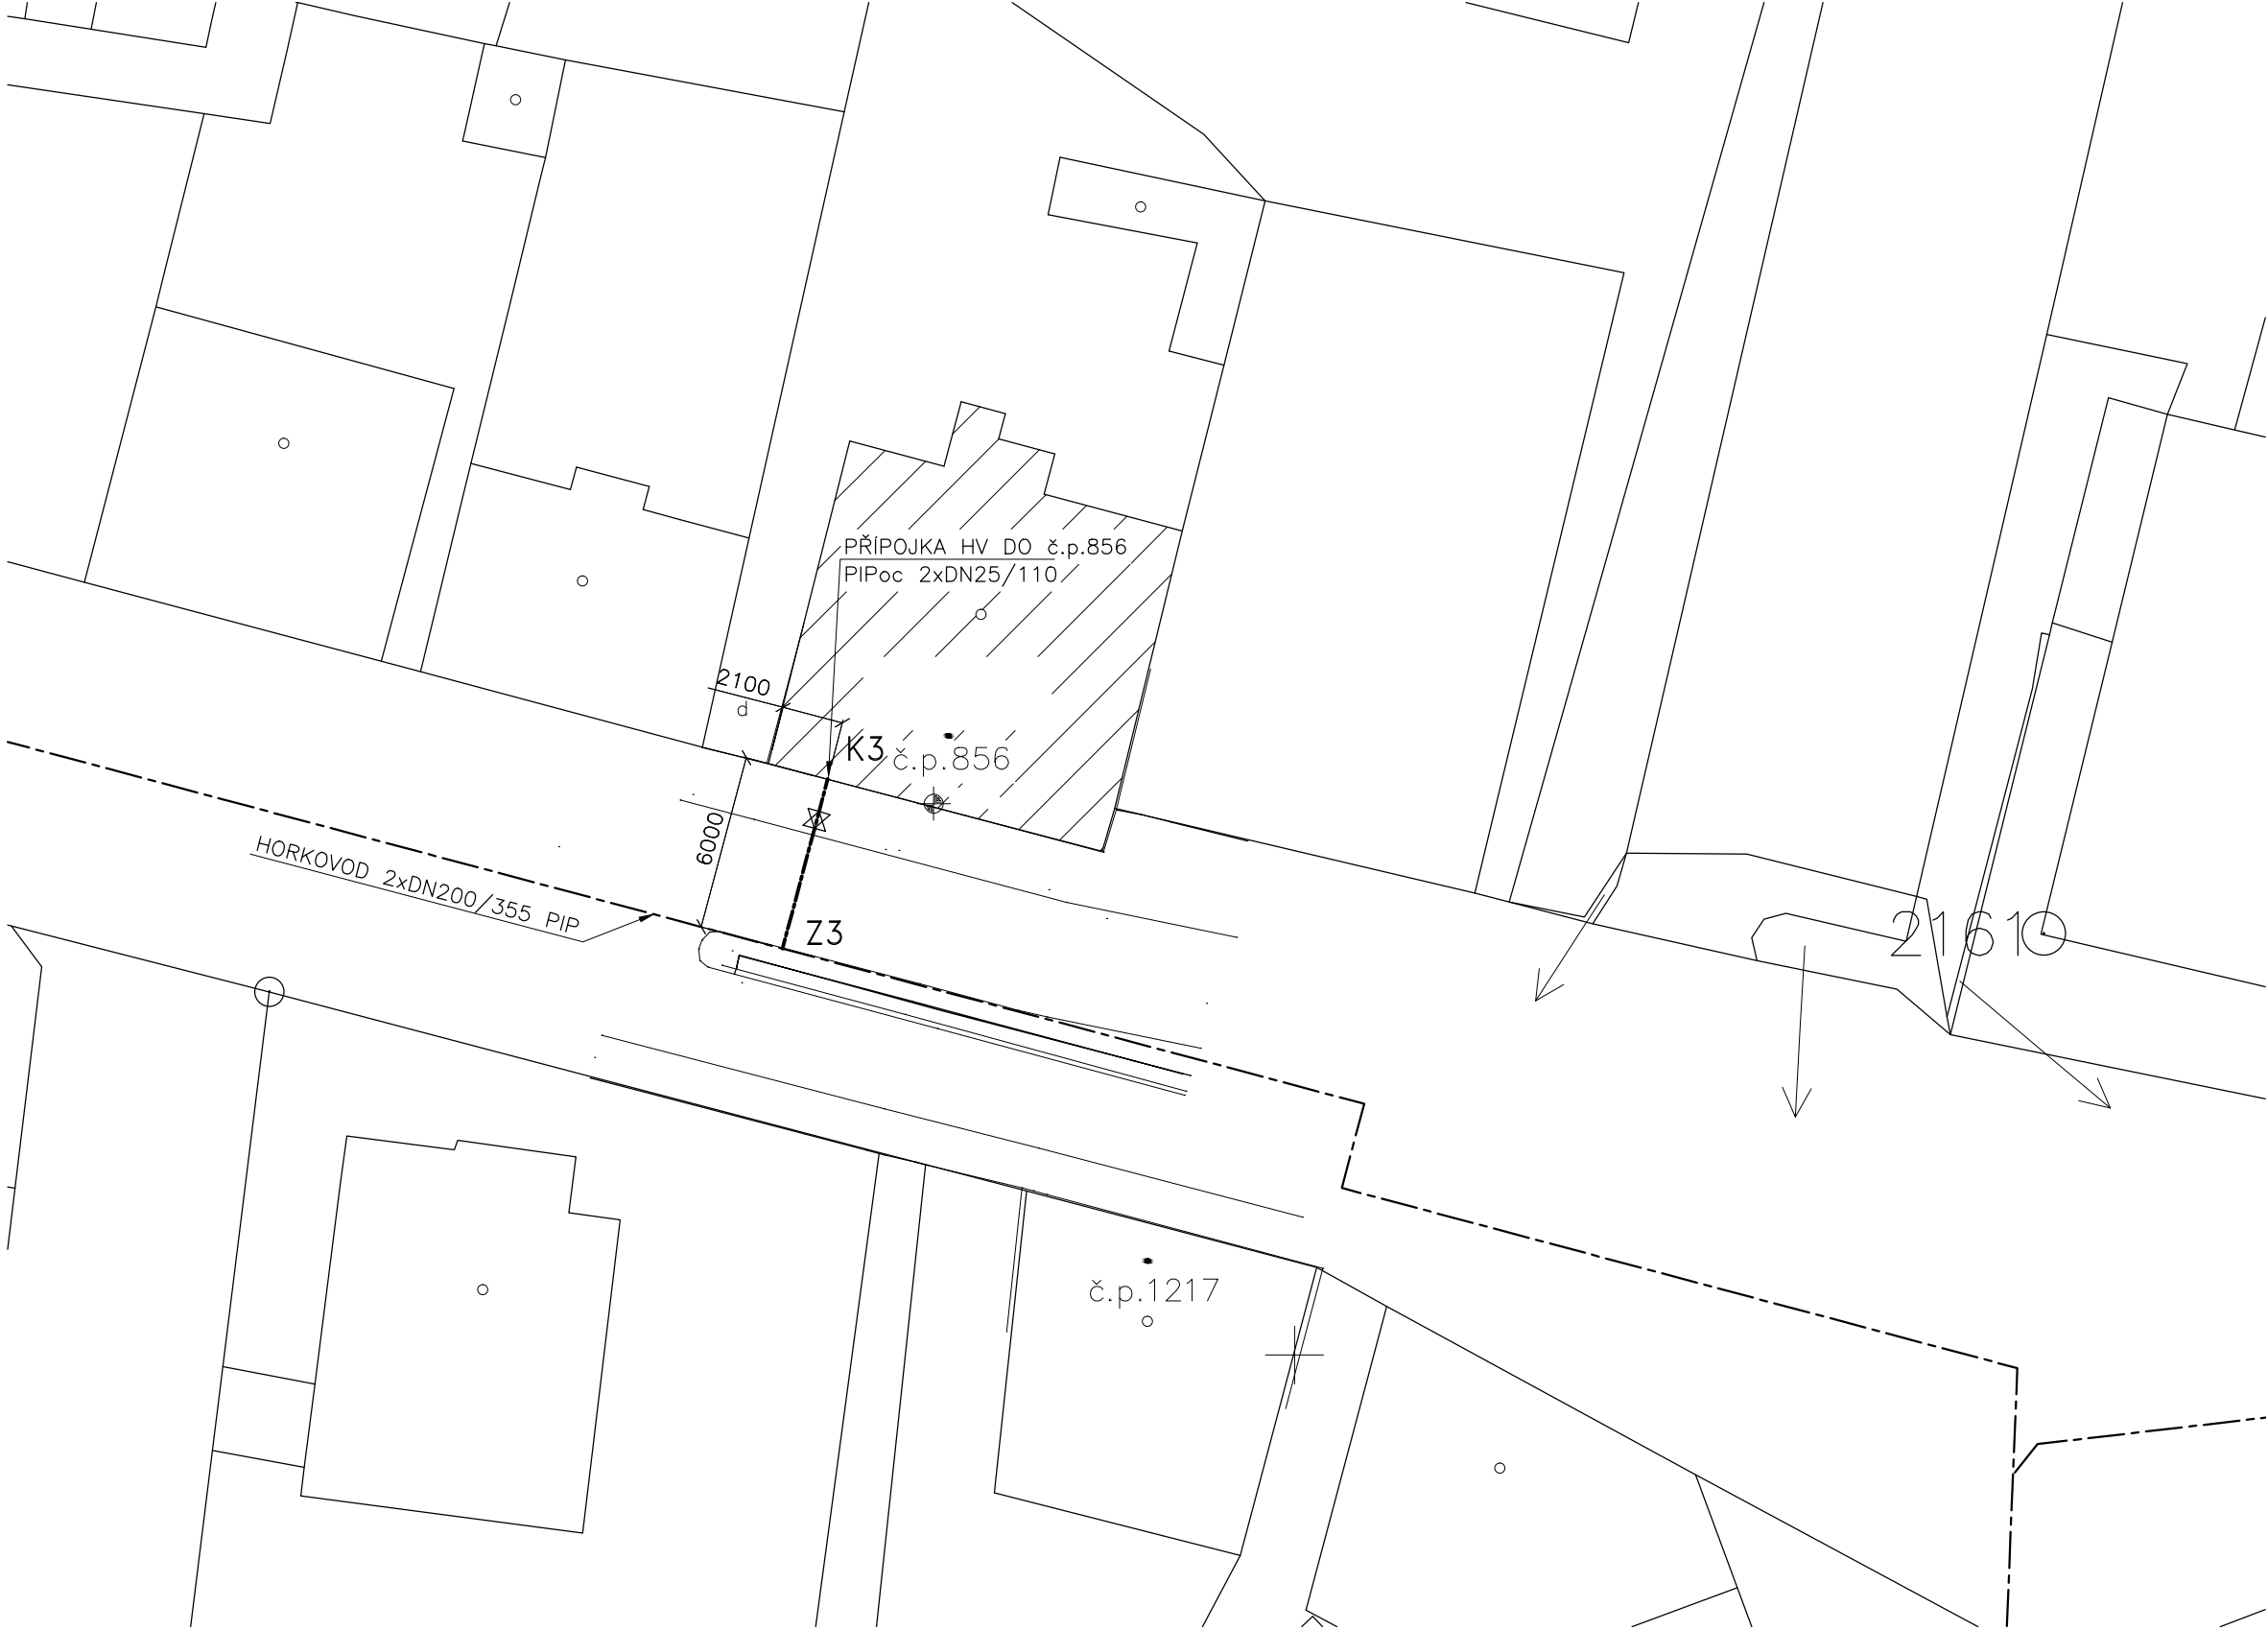

LEGENDA HORKOVODU

----- OSA HORKOVODU—STÁVAJÍCÍ TRASA
===== OSA PŘÍPOJKY HORKOVODU—NOVÁ

GEODETICKÉ ÚDAJE TRASY A KÓTY ODSTUPŮ STAVEB

ZODP.PROJEKTANT:	Ing. Petr Marek	<div> CZ Teplo s.r.o. Praha 4, Ledařská 433/9</div>	
VYPRACOVAL:	Vladimír Vandrovec		
NÁZEV STAVBY:	Připojení nových odběratelů v Žatci, I.etapa (2022)		
MÍSTO STAVBY:	Žatec		
OBJ.:	Přípojka HV pro RD Příkrá č.p.856	STUPEŇ: DUR	DATUM: ÚNOR 2023
NÁZEV VÝKRESU:	SITUACE—celková	MĚŘÍTKO: 1:250	Č.VÝKR.: 491/22.3.C-02
		Č.ZAK.: 491/22	